


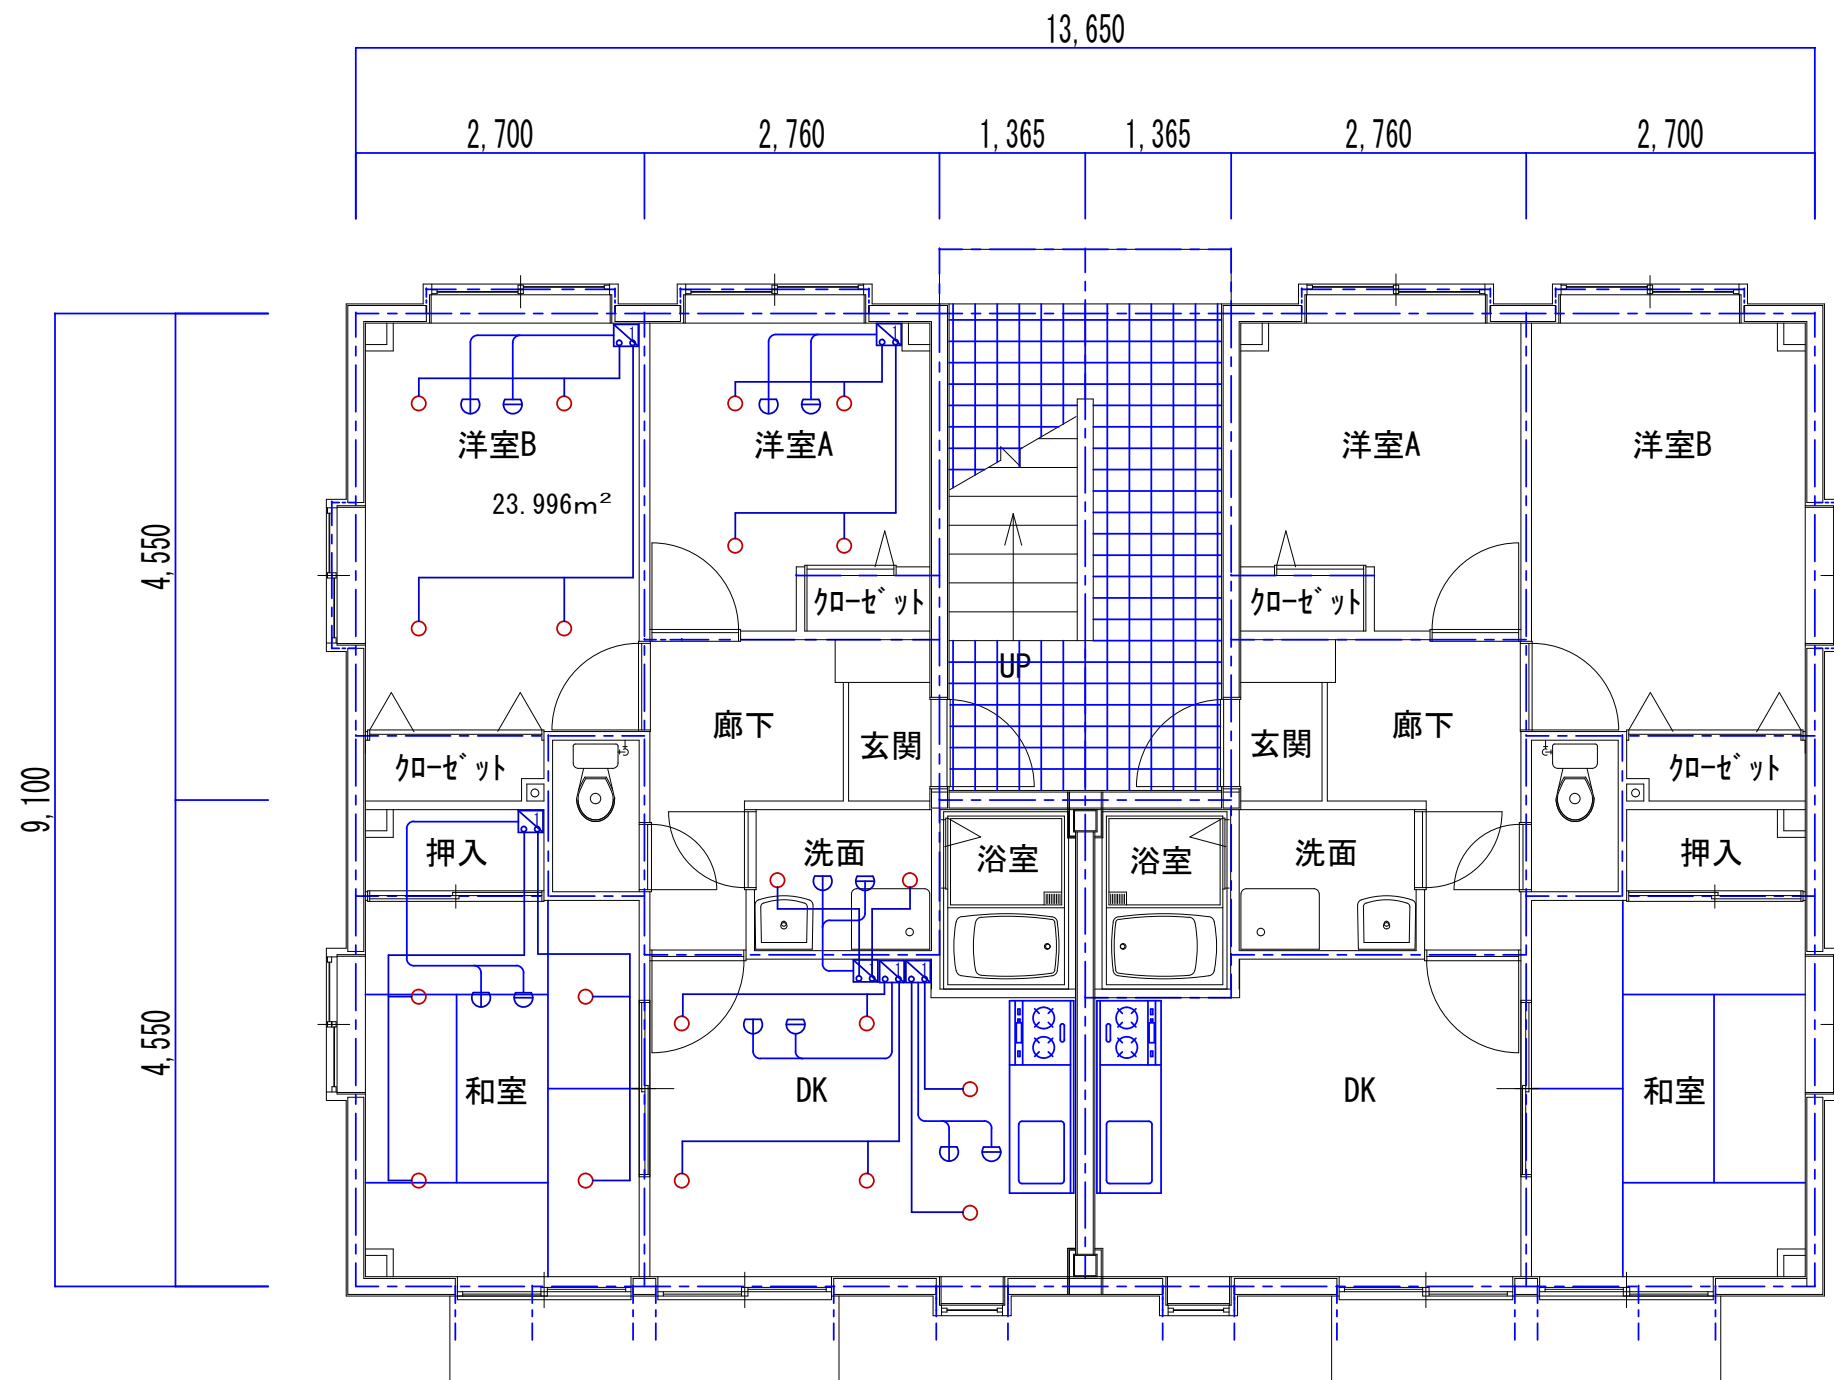

1 階平面図

(仮称) グループホーム
スプリンクラー設備設置工事


設計年月日

図面名称 パッケージ型自動消火設備 (Ⅱ型) 平面図

設計者

縮尺
1 / 1 0 0

図面No.

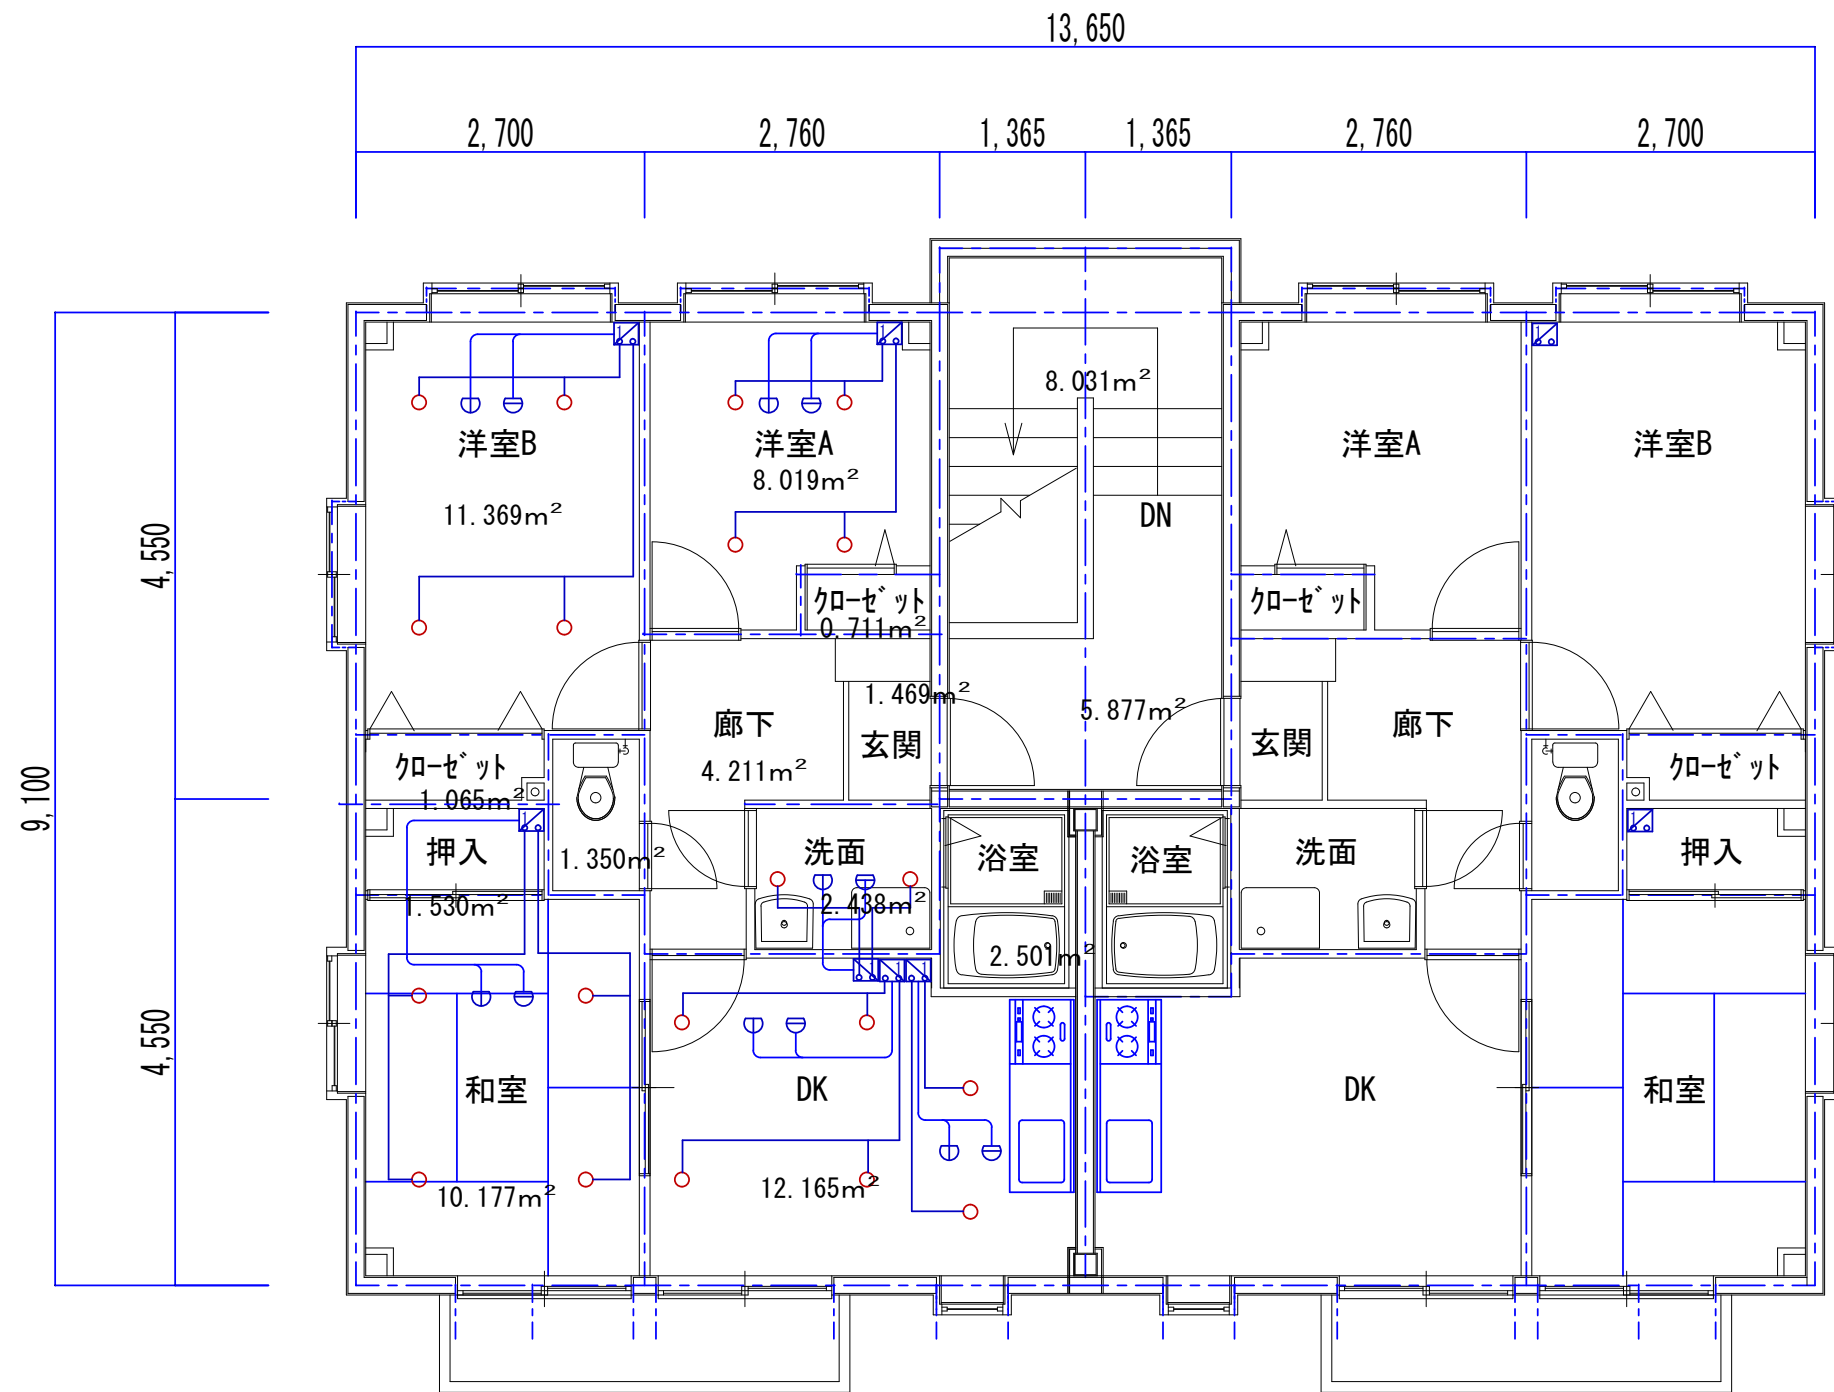

2 階平面図

(仮称) グループホーム
スプリンクラー設備設置工事

設計年月日
図面名称 パッケージ型自動消火設備 (Ⅱ型) 平面図
設計者

縮尺
1 / 1 0 0
図面No.